

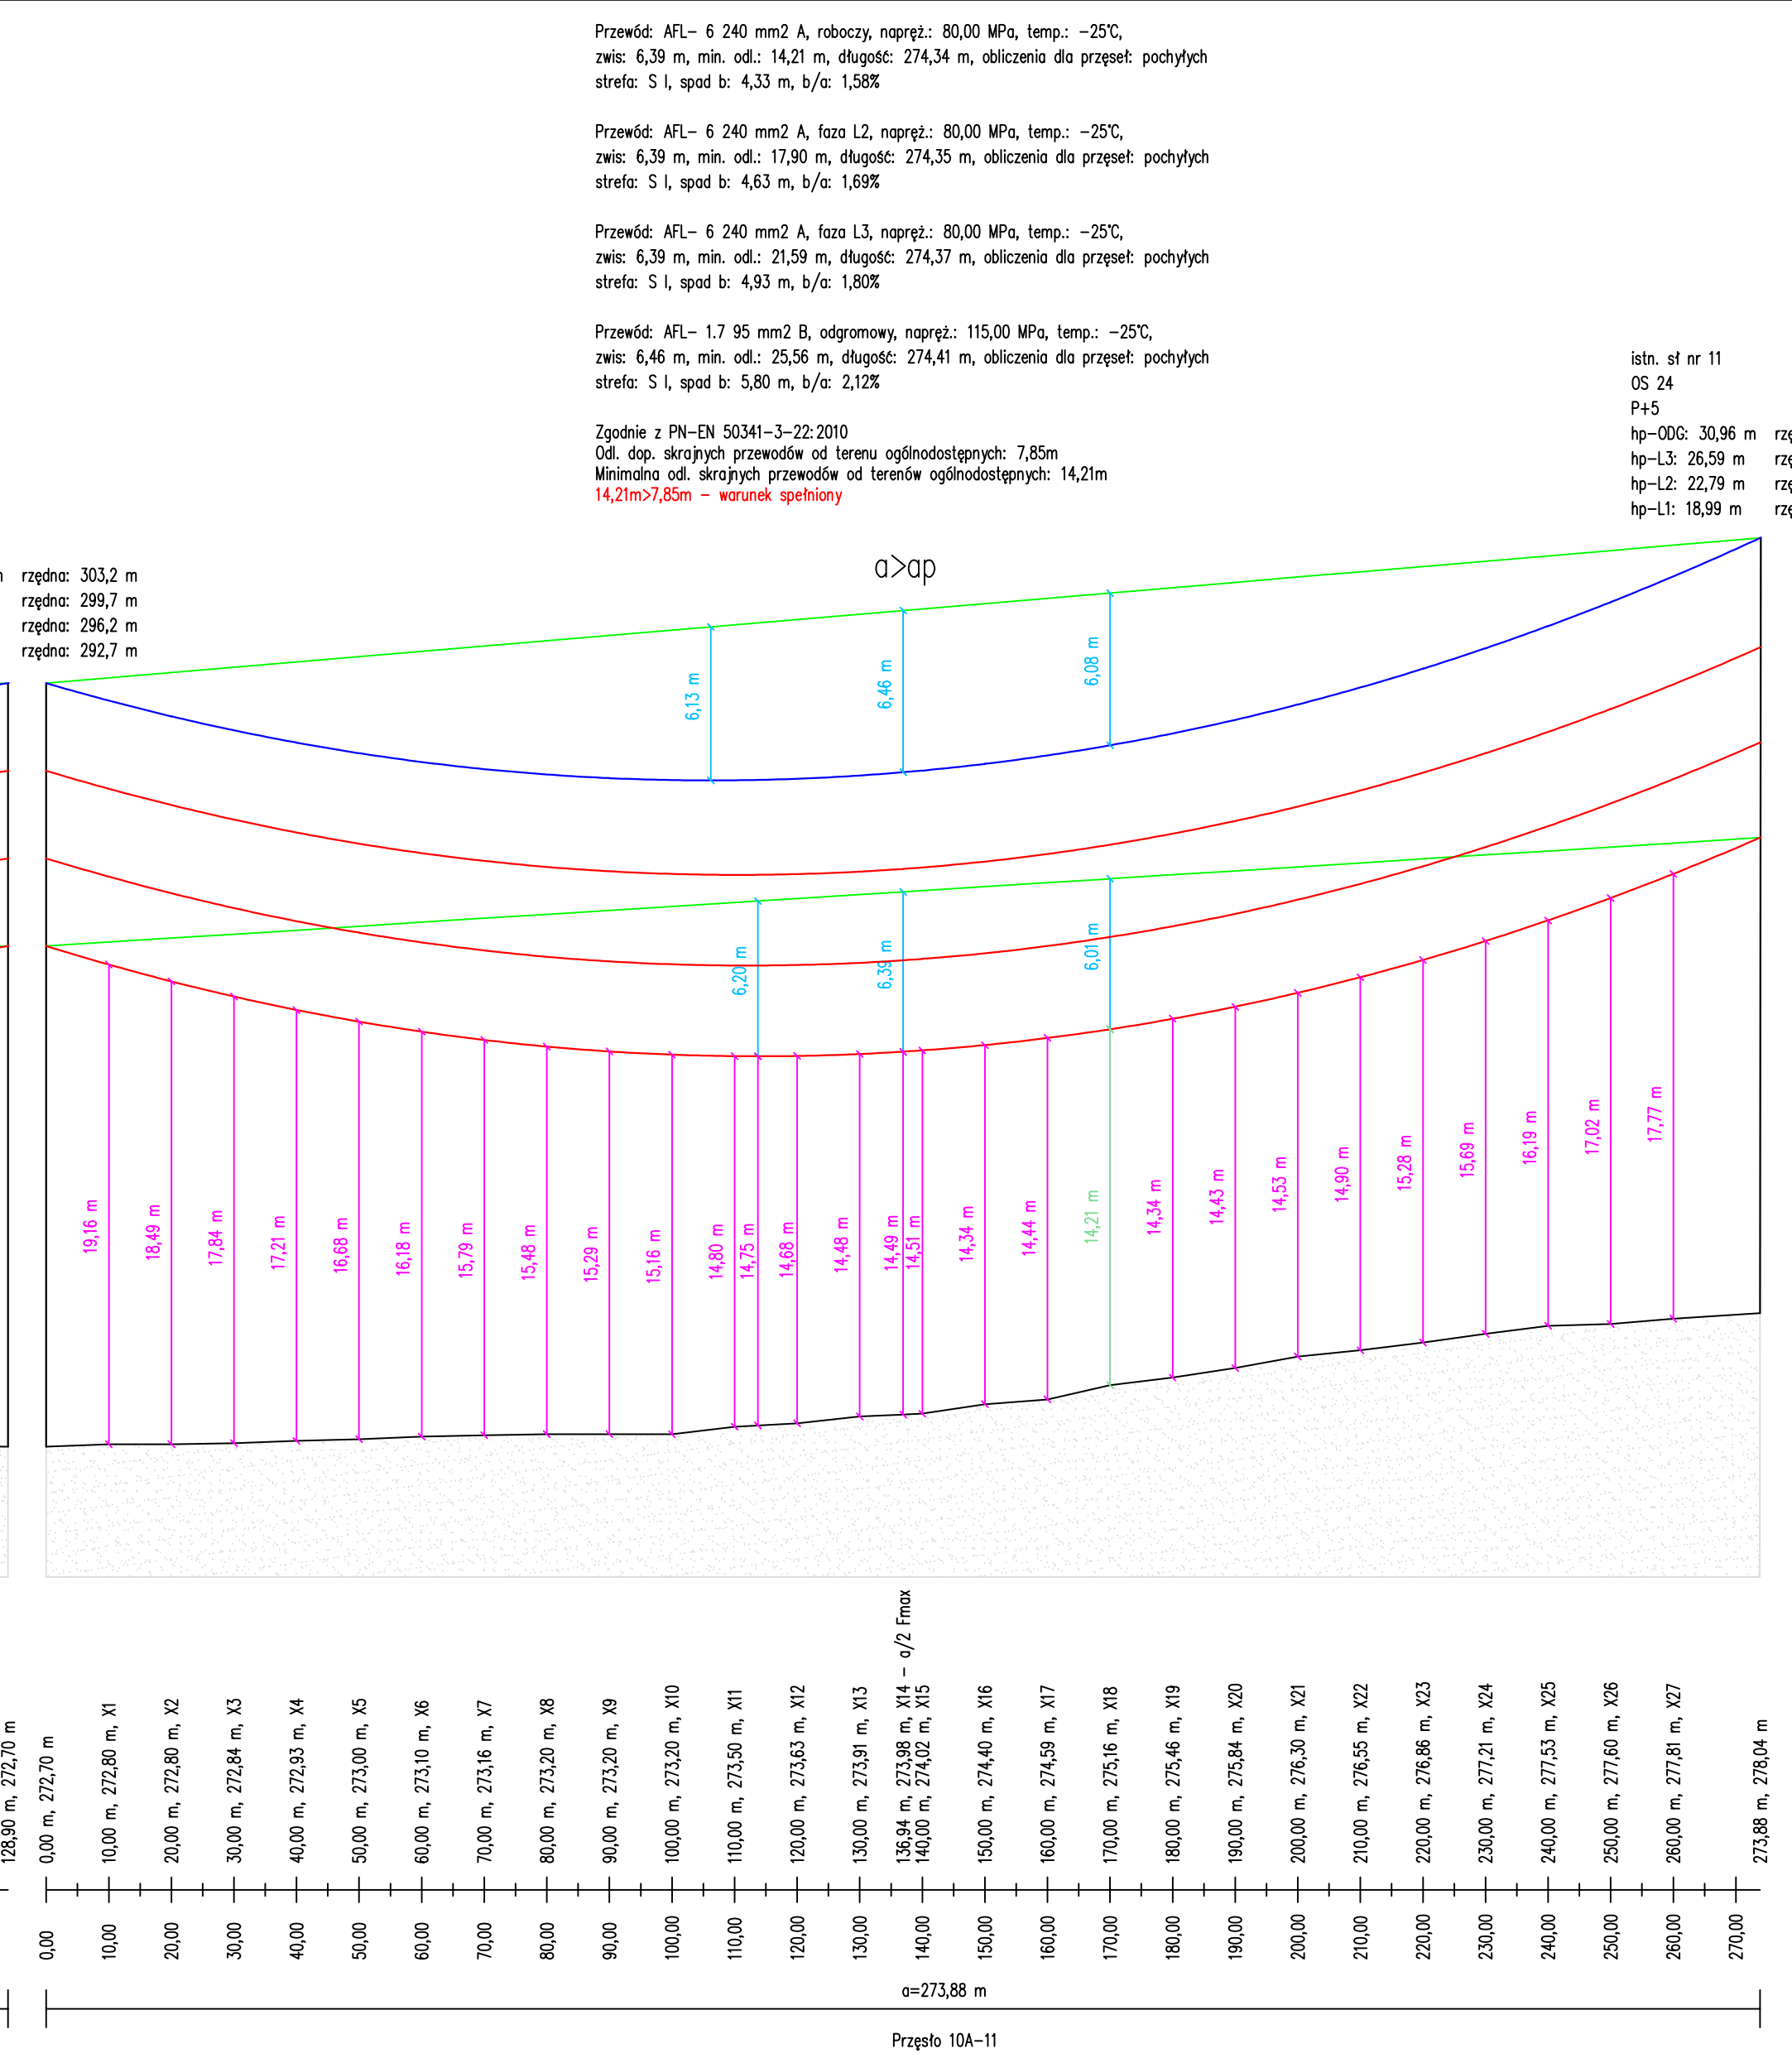
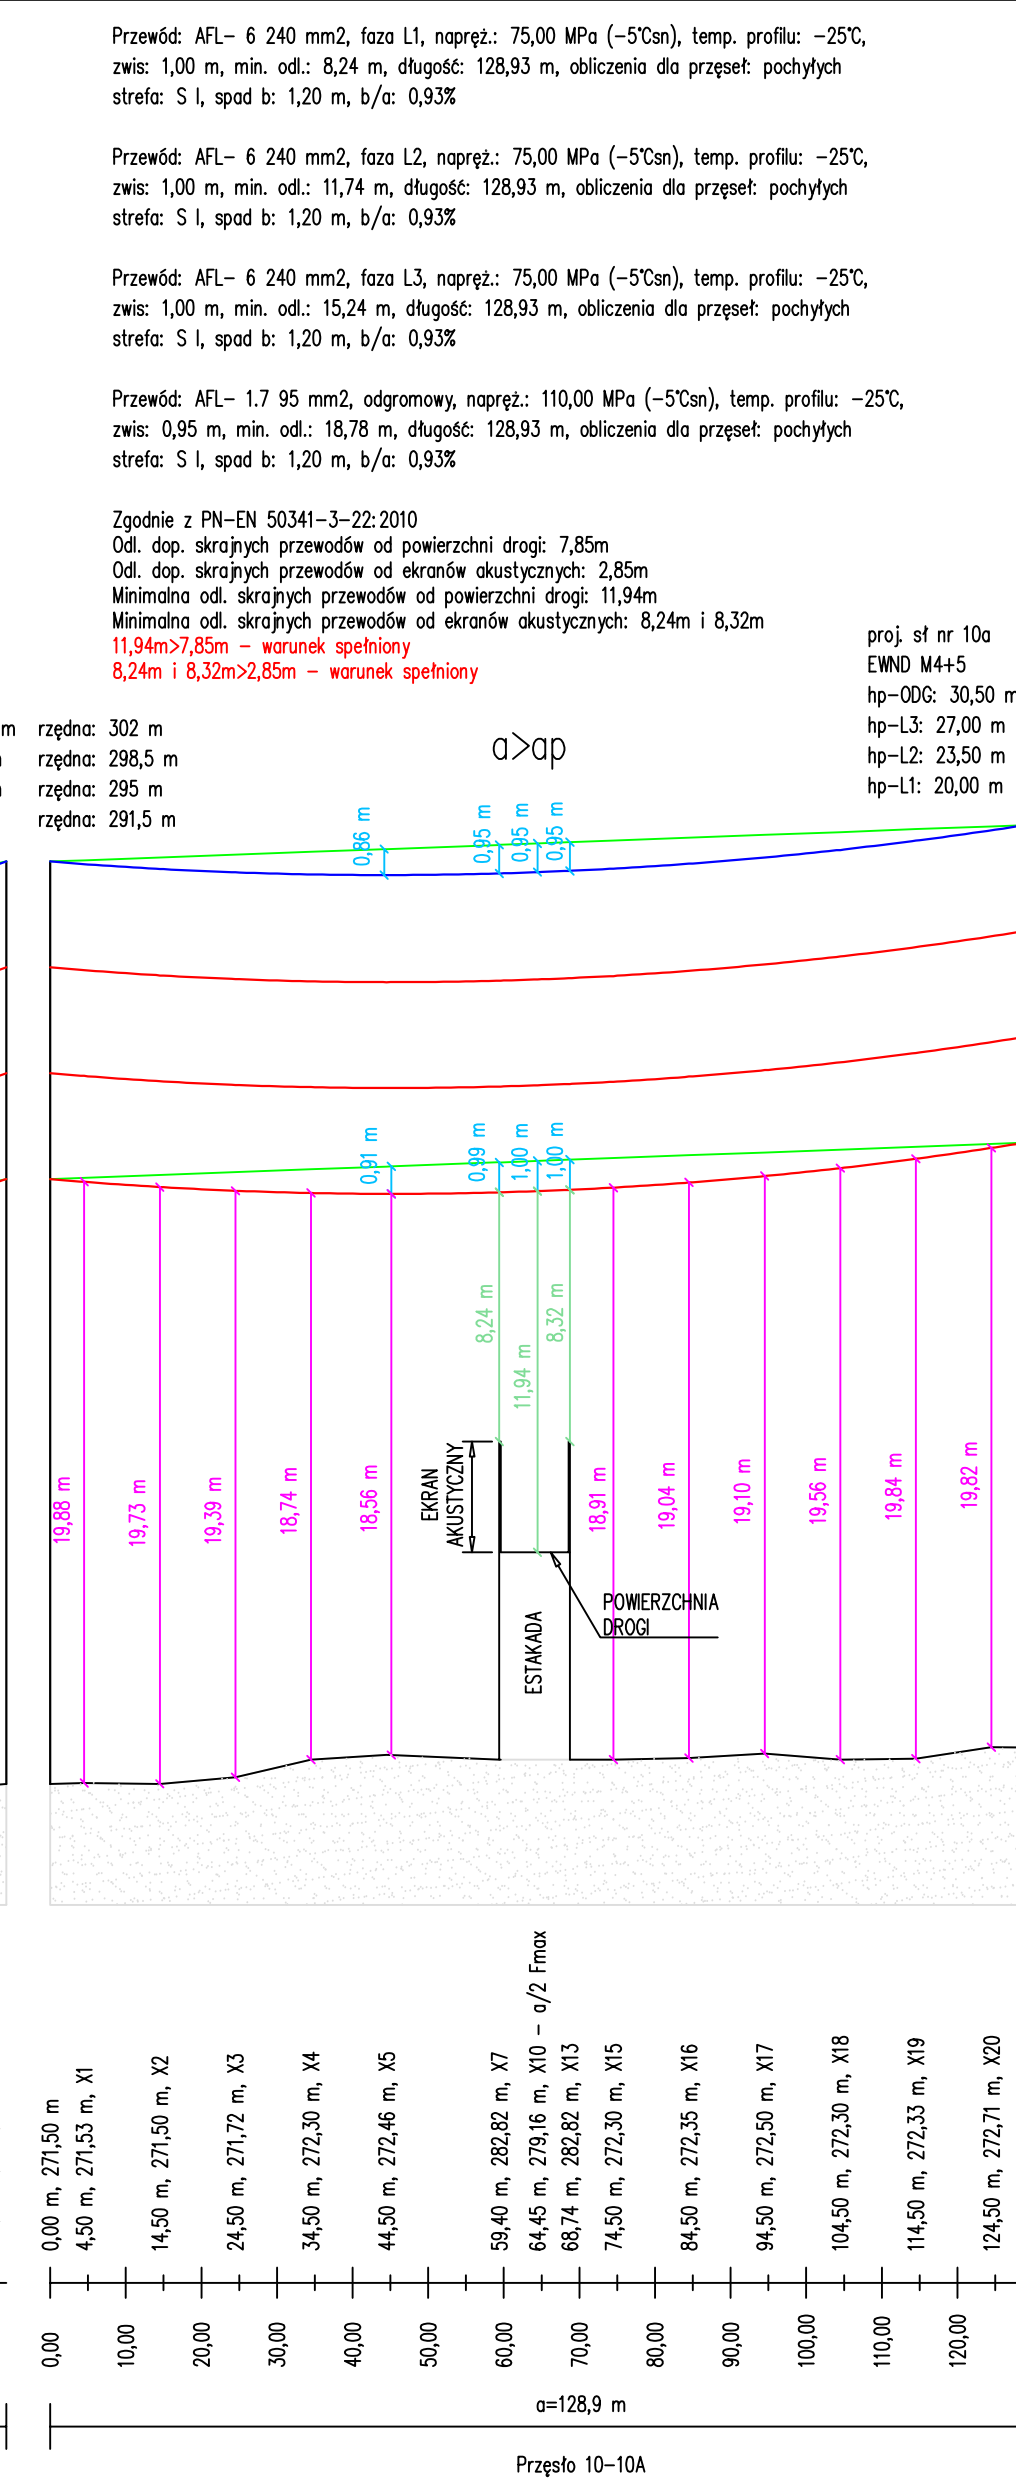
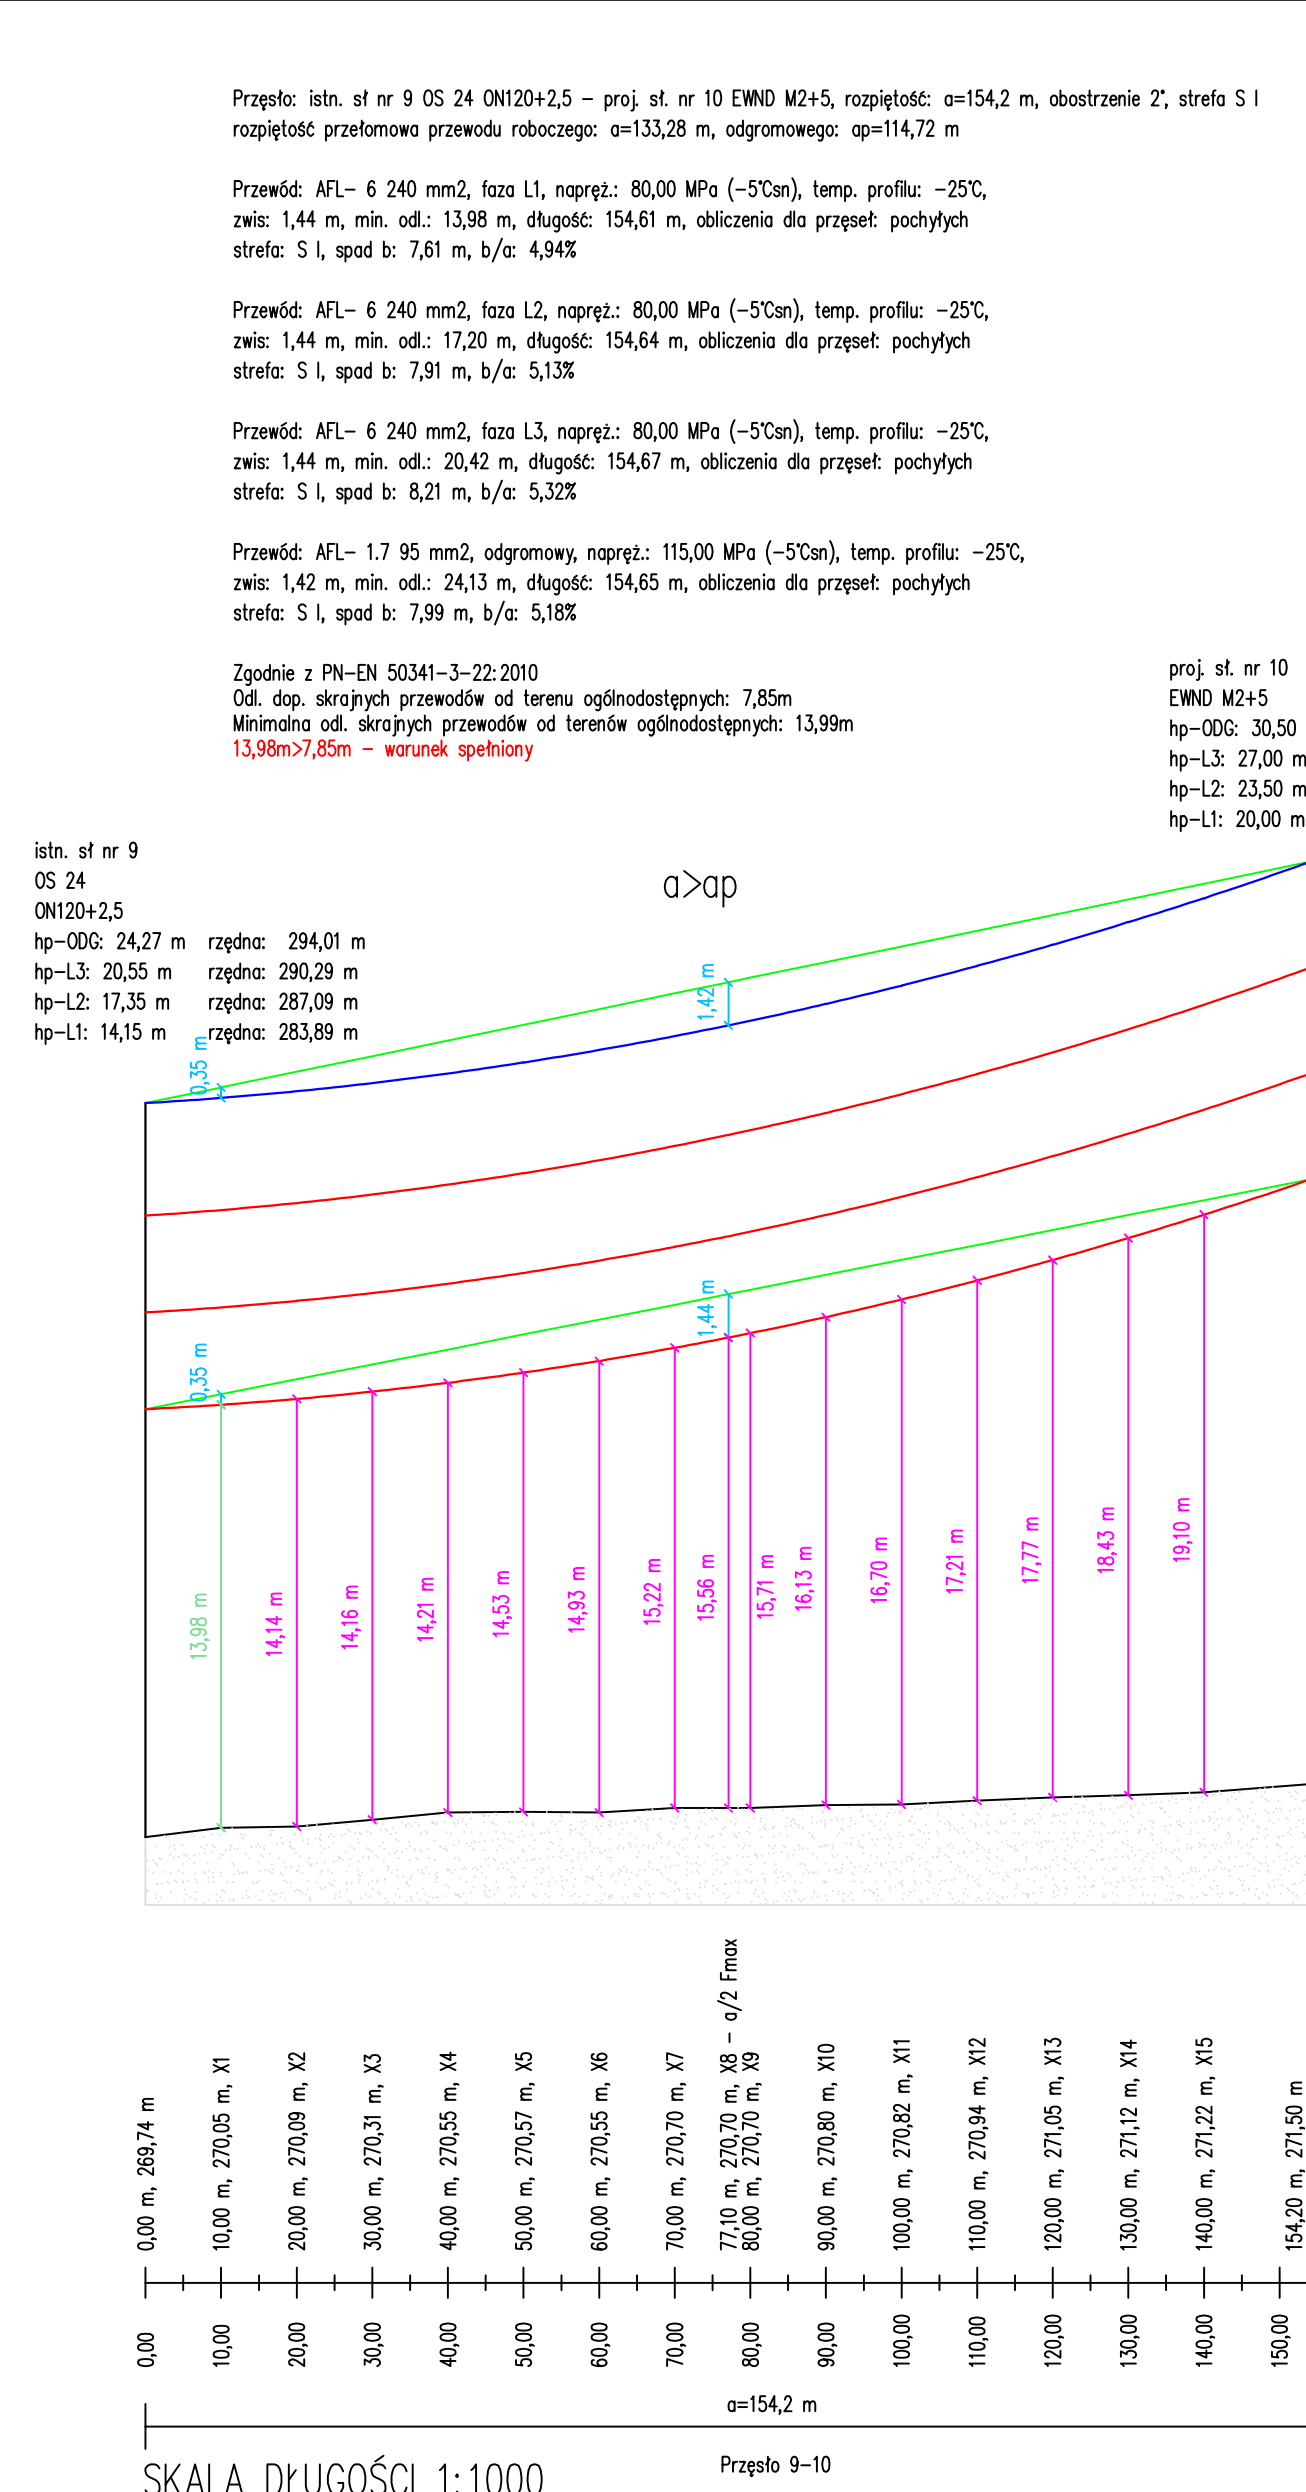


SKALA WYSOKOŚCI 1:250
Rzędna m n.p.m., wysokość m, odległość m

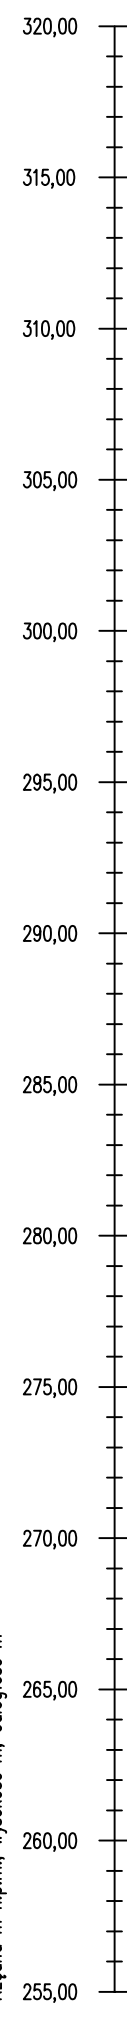

SKALA DŁUGOŚCI 1:1000

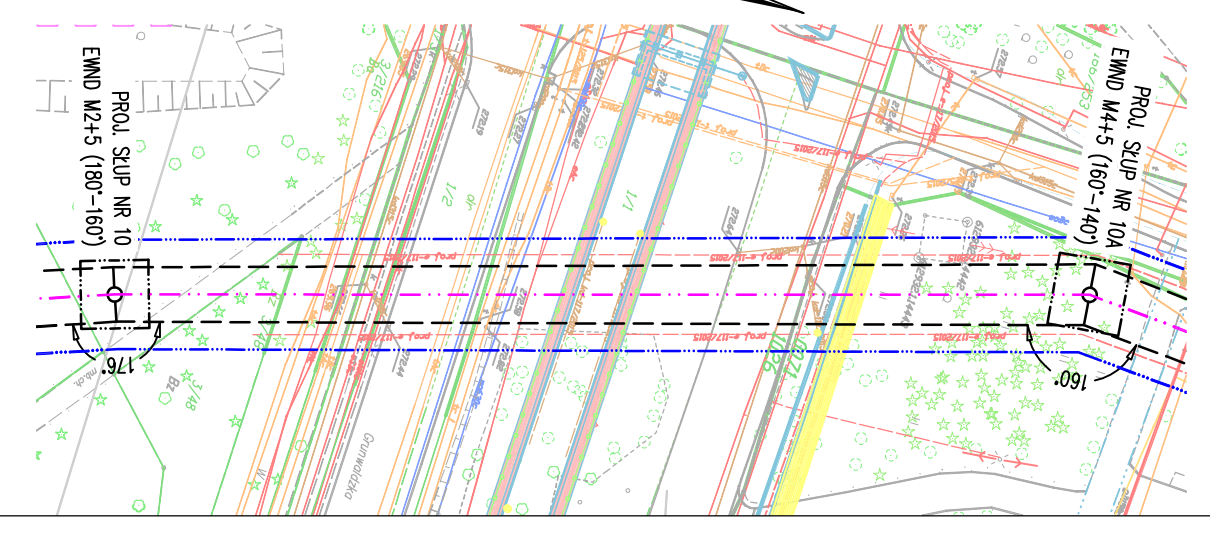

		INSTALACJE ELEKTRYCZNE I PROJEKTOWANIE INPRO 41-200 Sosnowiec, ul. Gen. Wł. Andersa 27B tel. 697-301-305 e-mail: inpro.elektro@gmail.com	SKALA 1:1000 DATA
TEMAT	Przebudowa linii napowietrznej WN 110kV PROFIL PODŁUŻNY LINII DLA TEMP -25st.C		10-2017
OBIEKT	sieć napowietrzna WN		BRANŻA
INWESTOR	-----		elektryczna

PROFILE WYKONANO ZA POMOCĄ PROGRAMU NAPLIN DXF 2.5